


Legende:

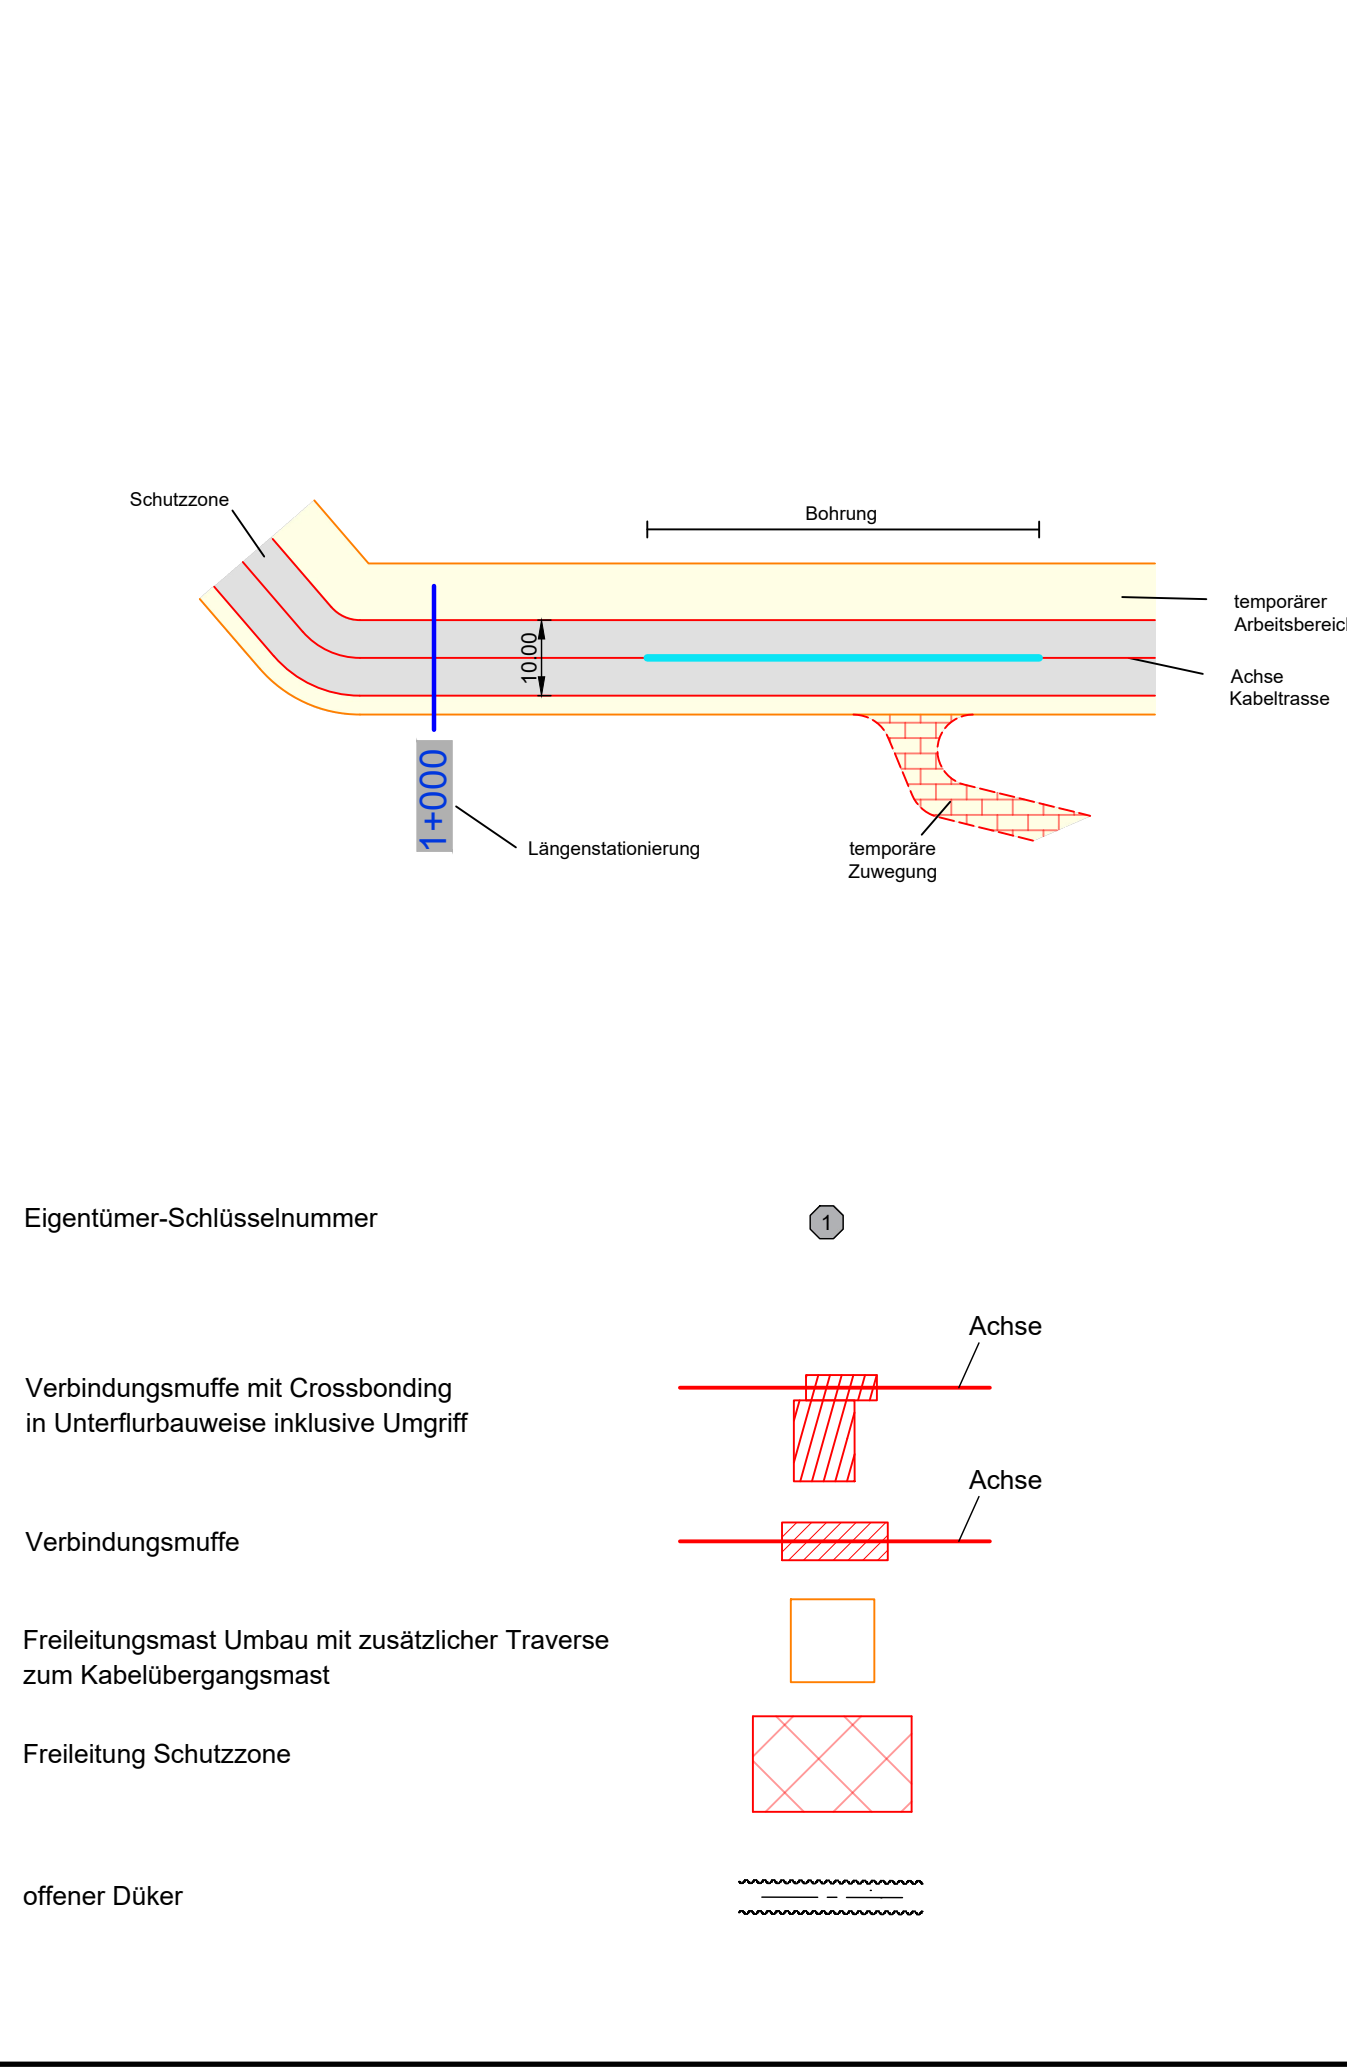

**bayernwerk netz**

## LAGEPLAN

Rechtserwerb

# 110-kV-Kabelleitung

## Fürth

LH-07-G900/7 und LH-07-G900/8

UW Vacher Straße - UW Dambacher Straße

Maßstab 1 : 1000

Grenzen gemäß Festlegung der Bundesländer :

Land	Reg. Bez.	Kreis	Stadt/Gem.	Flur	Flurstück
	Dambach	Fürth	Fürth	-	
	Fürth	Fürth	Fürth	-	
	Gemarkung	Stadt	Landkreis		

Index	Datum	Gezeichnet	Änderung

Zugehörigkeit	Verweis	Maßstab	Format
		1 : 1000	297x1189

Technische Referenz	Erstellt durch	Genehmigt von	Erstelldatum	Status	Zahlteil
	A. Wollentin	BAGE-THGG T. Schneider	02.02.2023	gültig	5 Blatt 6

**bayernwerk netz**

Objektname: 110-kV-Kabelleitung Fürth, LH-07-G900/7 und LH-07-G900/8  
 Klassifikation: Planfeststellungsunterlage

Titel: Anlage 07.03.05 - Lageplan Rechtserwerb - Blatt 5